




Planta Baixa 2º Pavimento  
Escala: 1:200

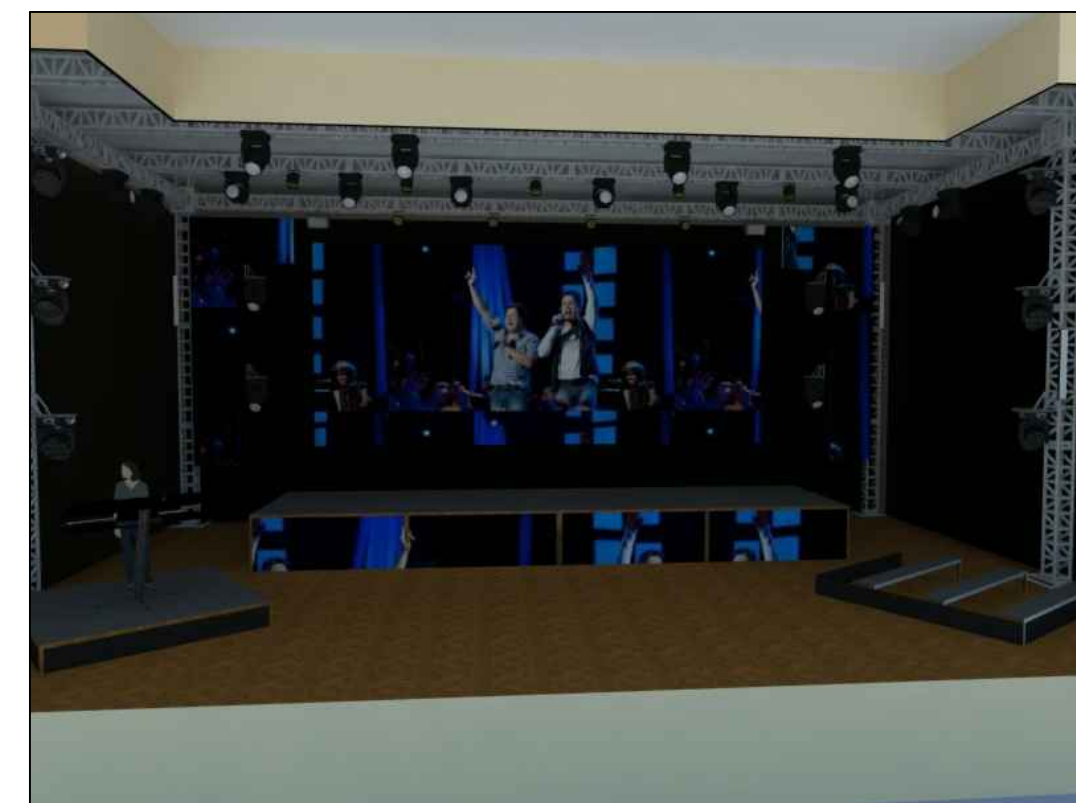


Visão Interna do Palco

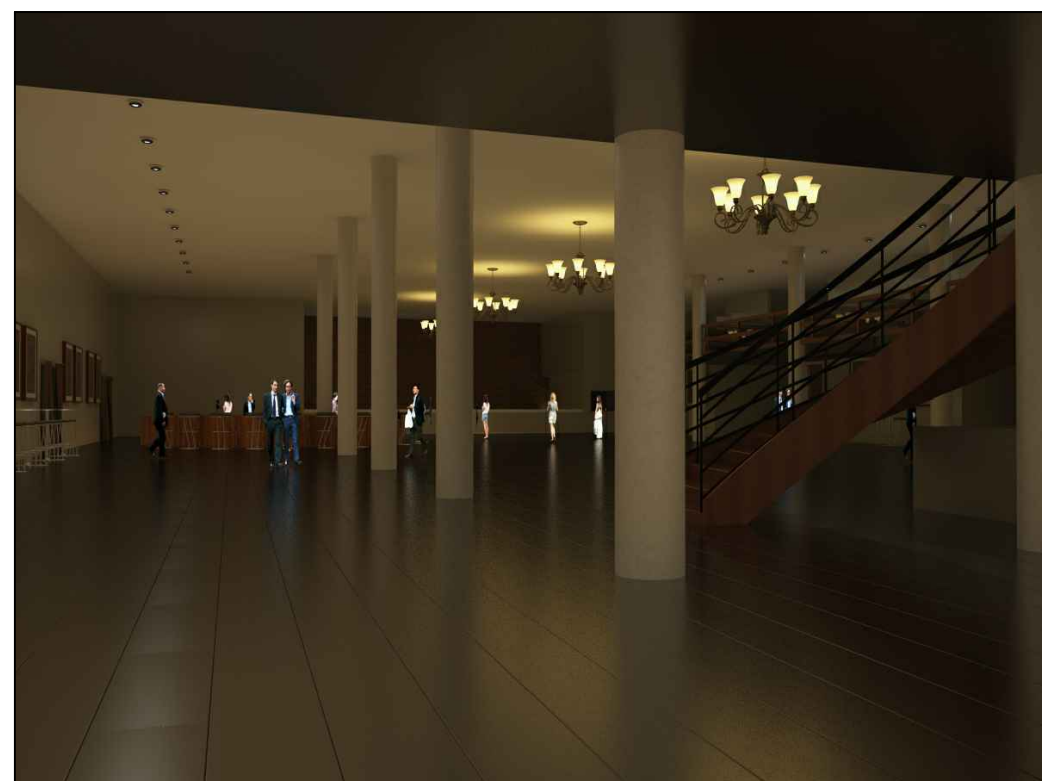

Visão Interna da porta de entrada

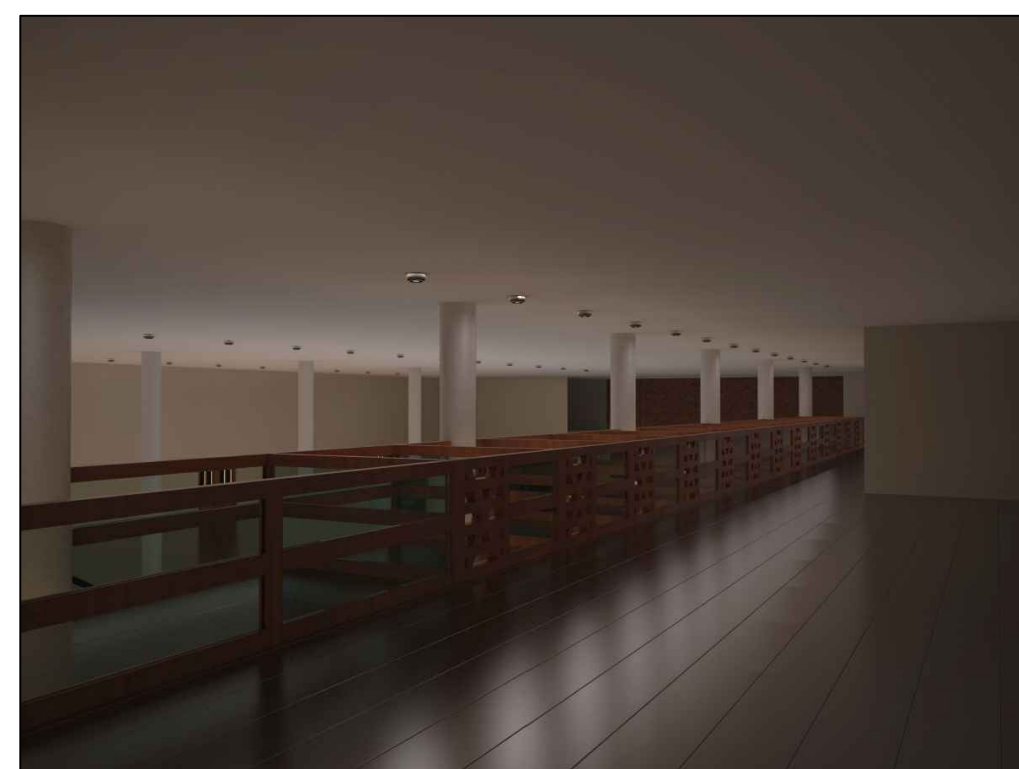

Visão Interna dos camarotes

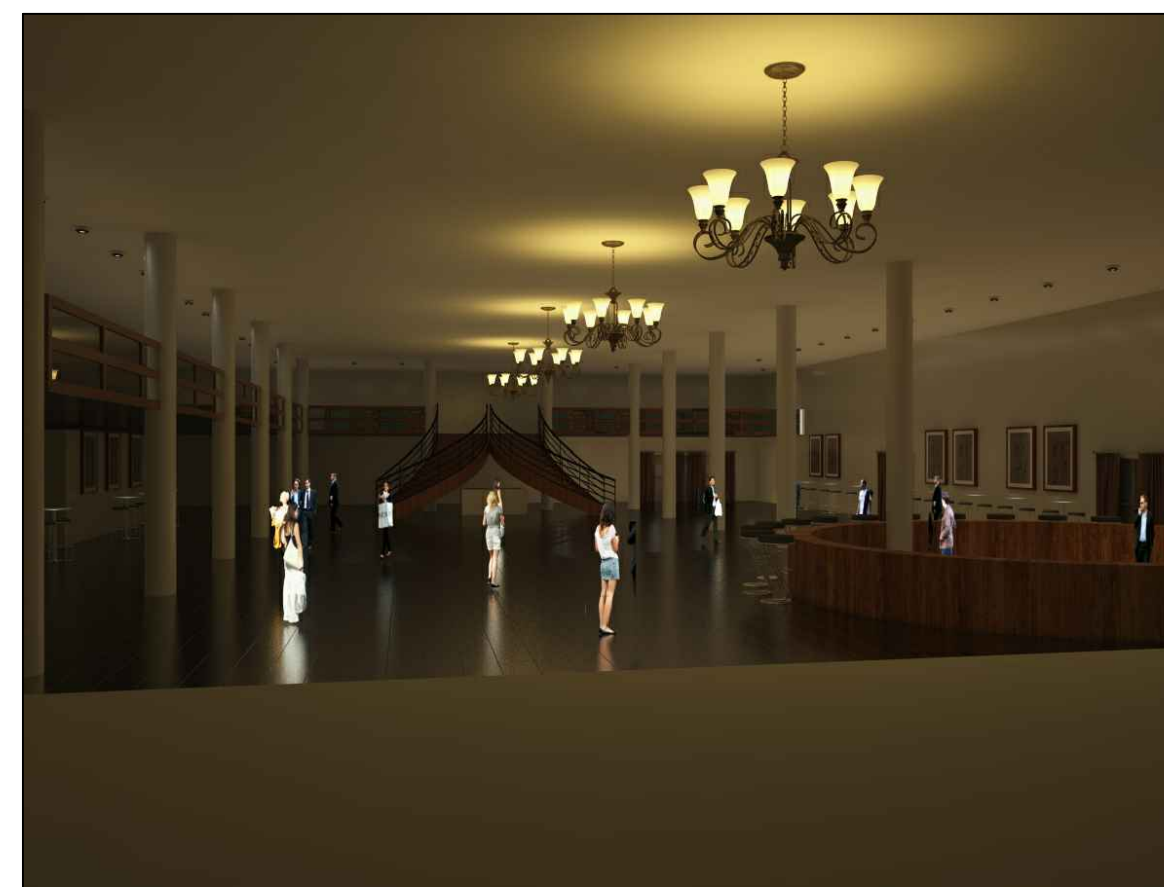


Visão Interna do palco



Visão Interna do bar circular

Planta de Layout com situação de evento utilizando mesas  
Escala: 1:200

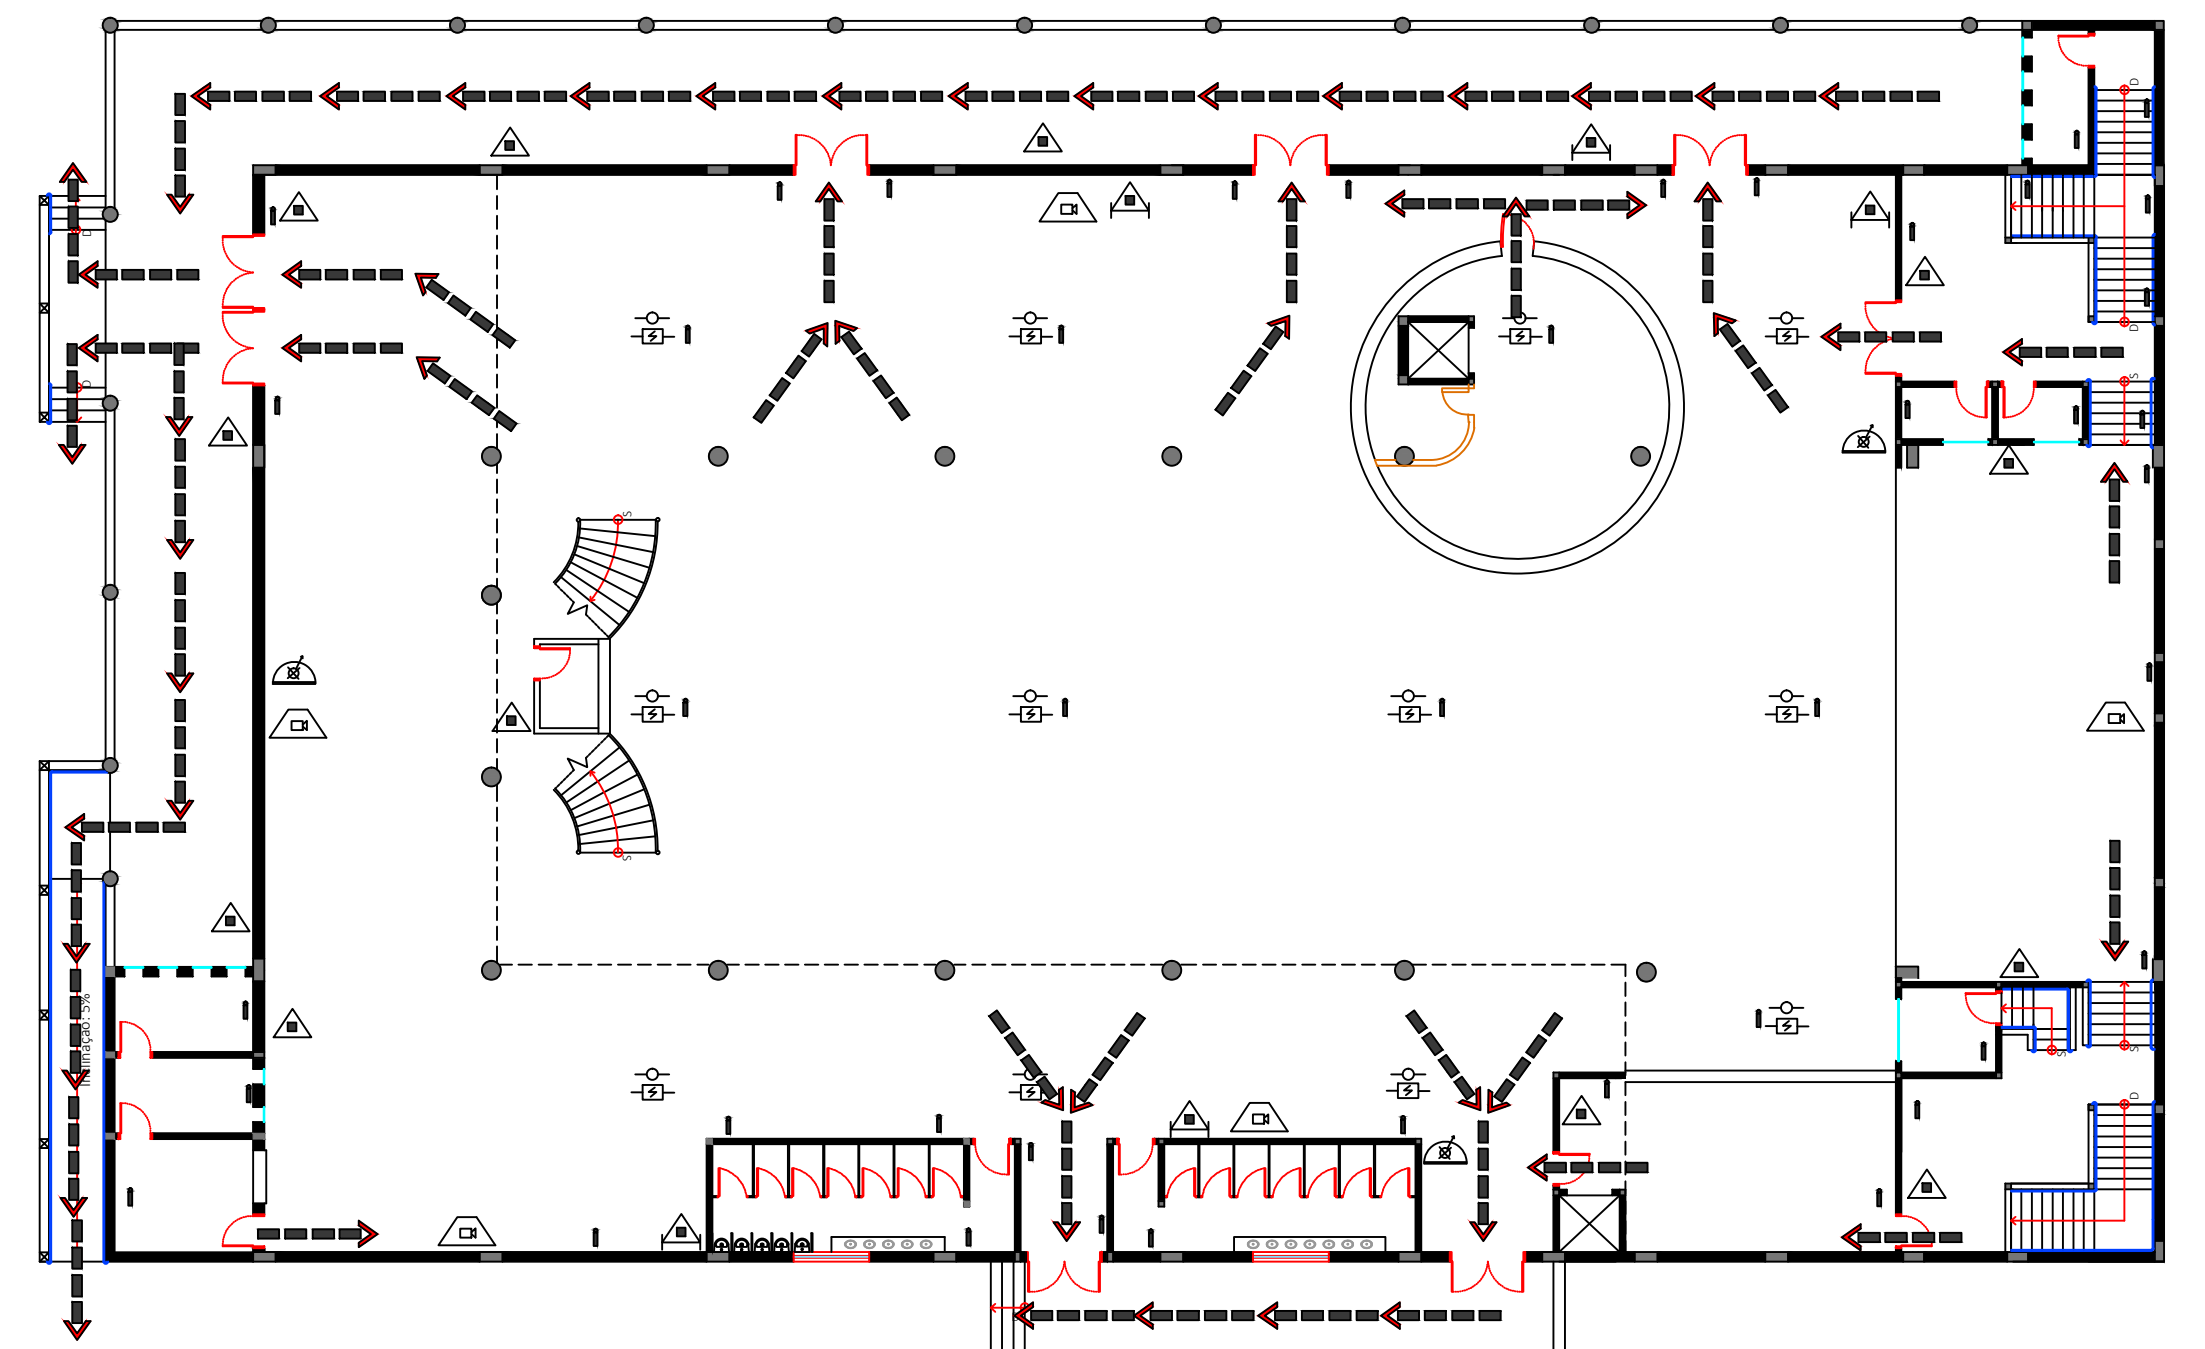

Planta de Layout em situação de pânico e incêndio  
Escala: 1:200

SIMBOLOGIA DE EMERGÊNCIA	
	ROTA DE FLUXO DE FUGA
	EXTINTOR DE INCÊNDIO CARGA ABC
	EXTINTOR SOB. RODAS CARGA ABC
	ALARME DE INCÊNDIO
	DETECTOR DE FUMAÇA
	BICO DE SPRINKLER
	ILUMINAÇÃO DE EMERGÊNCIA
	HIDRANTE SIMPLES DN 50
	SAÍDA DE EMERGÊNCIA